
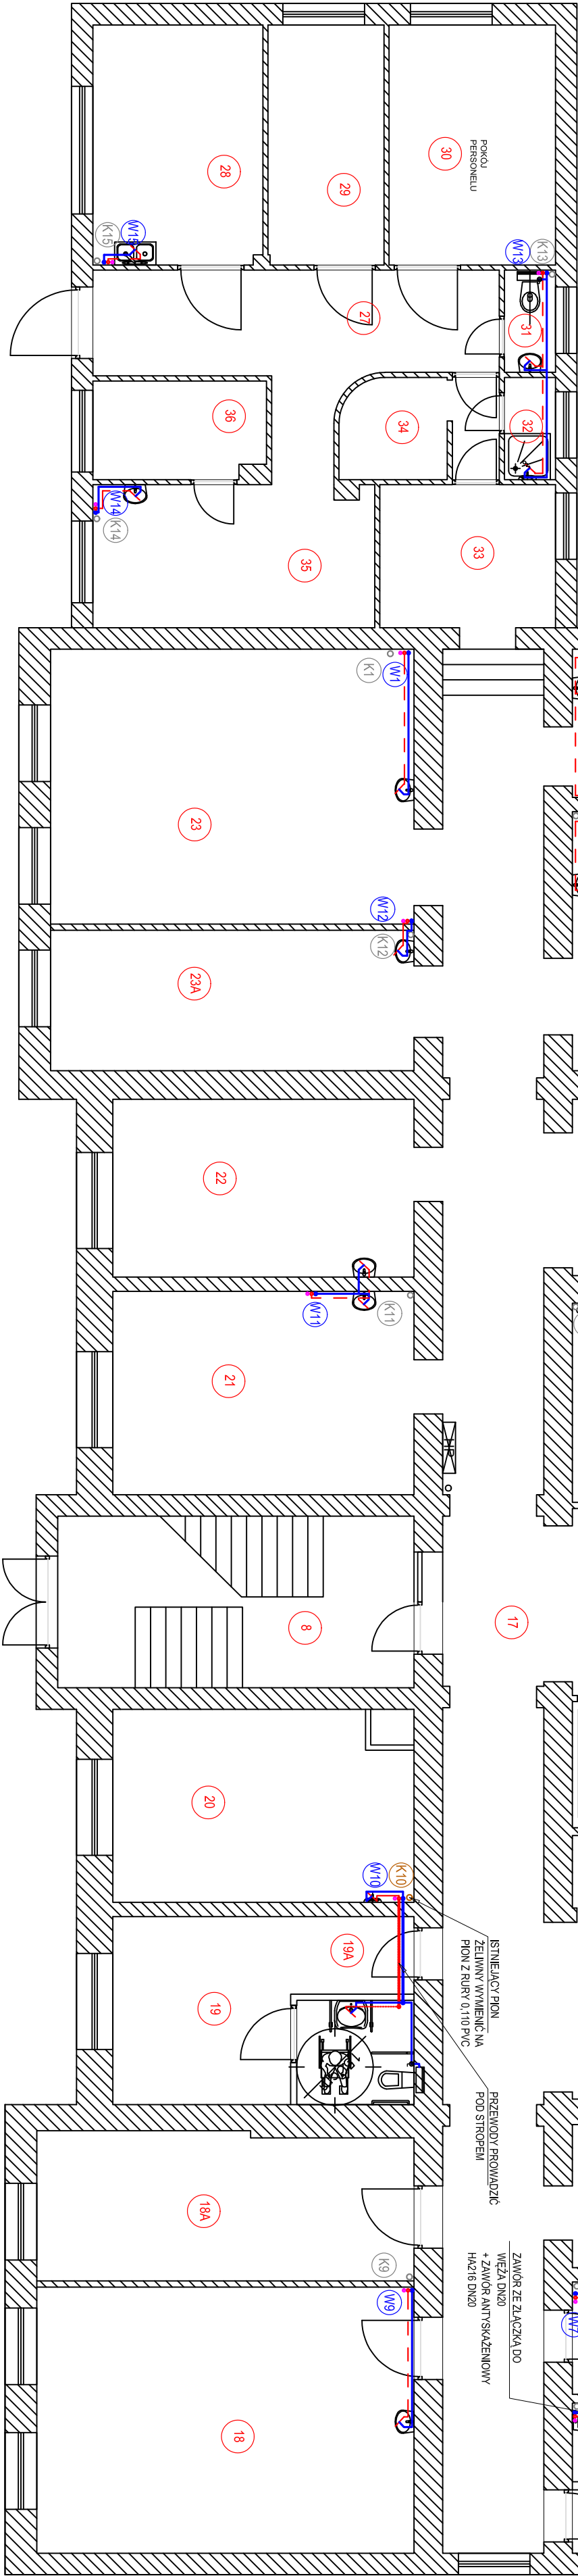


1 KORYTARZ	19 GAB. ZABIEGOWY
39,25	19,35
2 POK. SOCIALNY	19A WC
24,15	1,95
3 SALA FIZYKOTERAPII	20 GAB. ZABIEGOWY
23,35	21,50
4 POK. PIELĘGNIAREK	21 SALA CHORYCH
7,00	23,45
5 WC	22 POKÓJ LEKARSKI
2,75	20,50
6 POK. PIELĘGNIAREK	23 SALA CHORYCH
5,55	38,30
7 WINDA	23A SALA CHORYCH
5,55	19,55
8 KL. SCHODOWA	24 ŁAZIENKA
23,45	14,65
9 GAB. ZABIEGOWY	25 SALA CHORYCH
9,55	25,60
10 SALA FIZYKOTER.	26 GAB. ZABIEGOWY
15,45	13,15
11 SALA FIZYKOTER.	27 POCZEKALNIA
16,15	21,00
12 KUCHNIA ODDZIAŁ	28 GAB. ZABIEGOWY
11,10	15,60
13 DYŻURKA	29 POKÓJ LEKARSKI
12,75	10,65
14 SALA CHORYCH	30 POK. KIEROWCÓW
14,50	15,30
15 SALA CHORYCH	31 WC
11,40	2,00
16 ŁAZIENKA	32 ŁAZIENKA
15,20	2,00
17 KORYTARZ	33 SZATNIA PERSON.
73,80	9,65
18 SALA CHORYCH	34 POM. GOSPOD.
38,50	4,00
18A SALA CHORYCH	35 GAB. ZABIEGOWY
21,25	15,30
	36 DYSPOZYCJA
	6,40

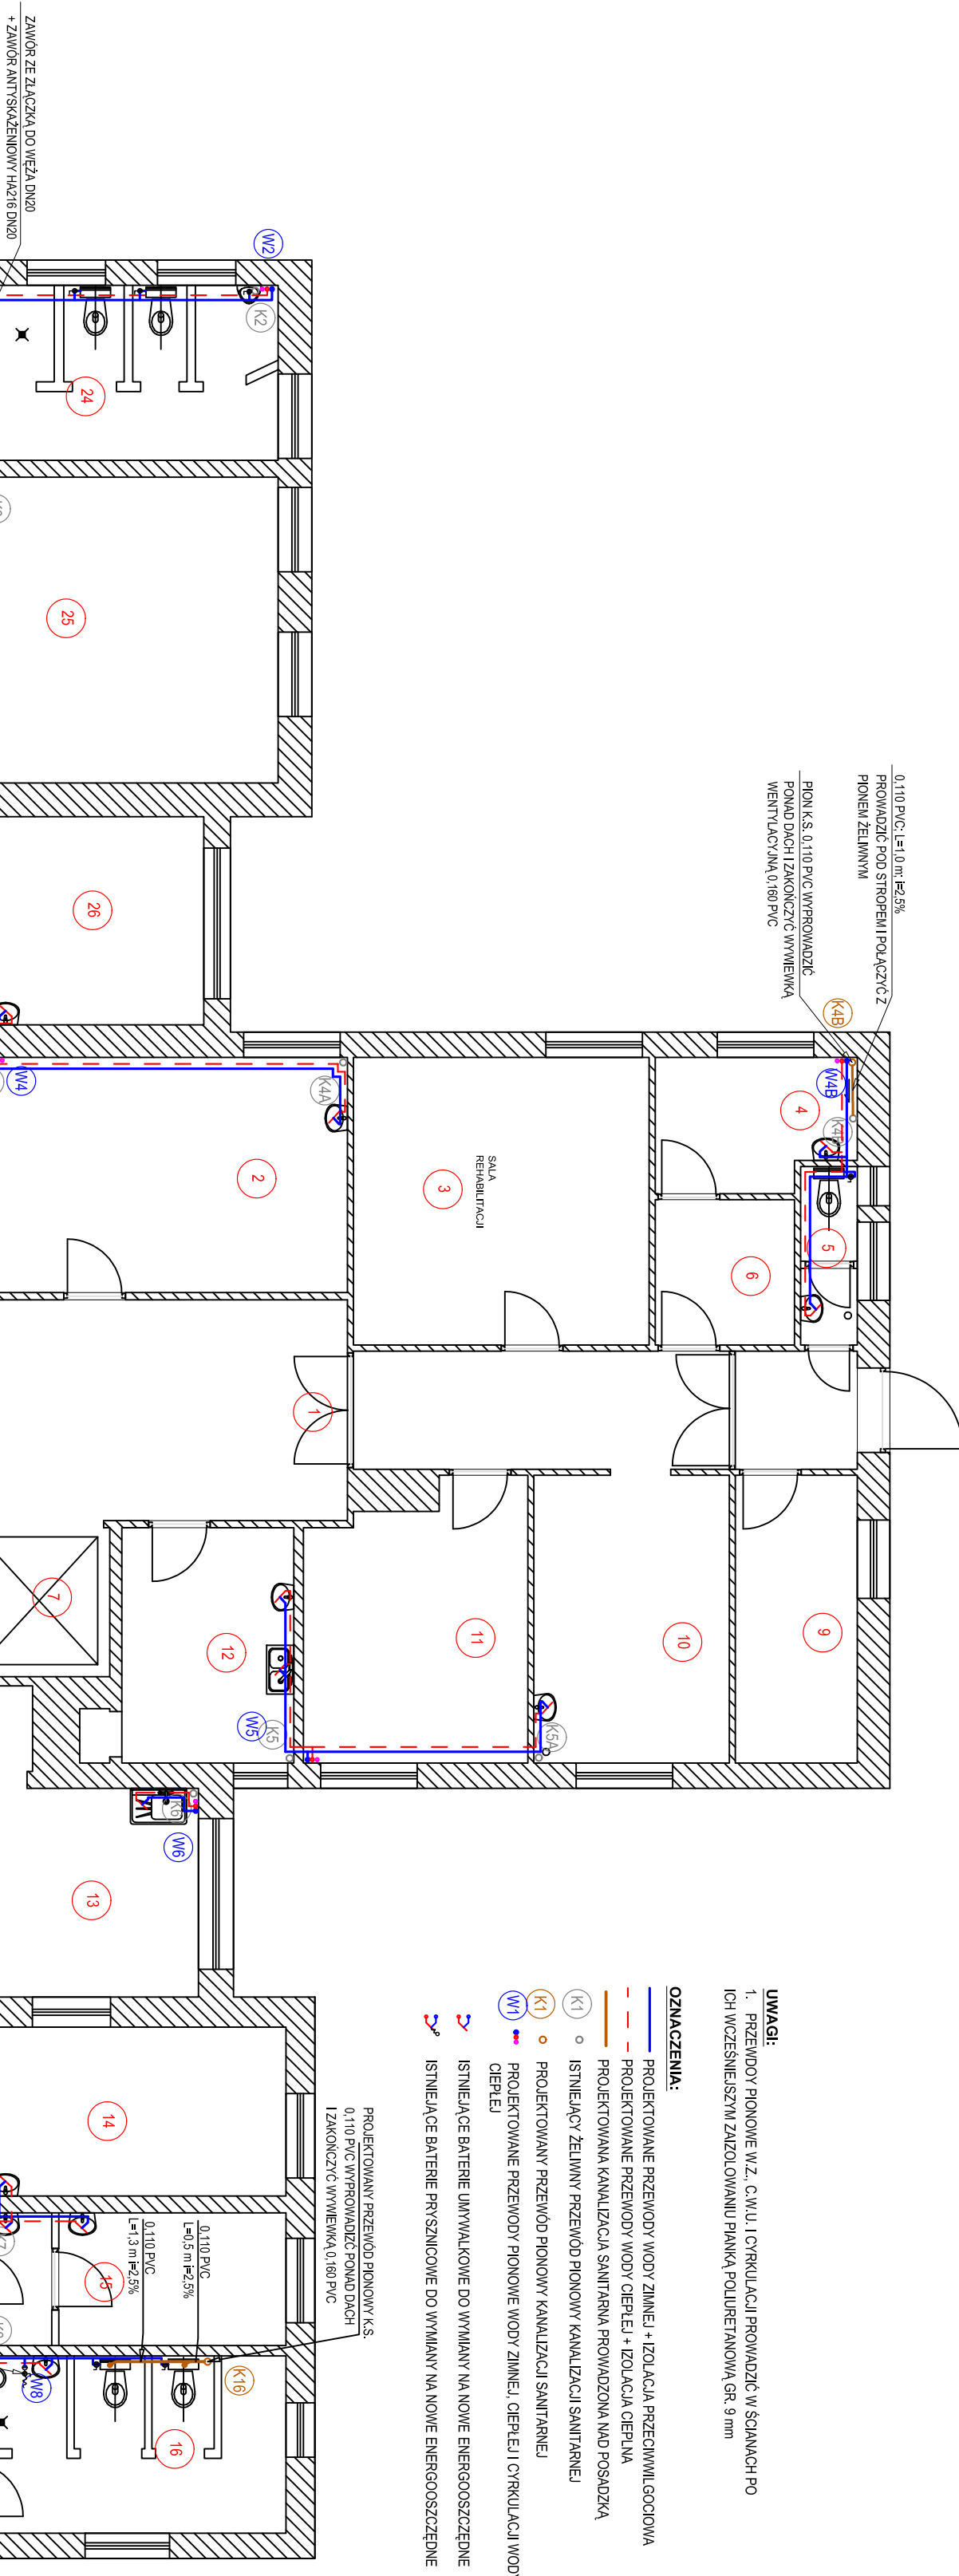

ZESTAWIENIE POWIERZCHNI:

- Rysunek należy rozpatrywać równolegle z projekcjami brylowymi;
- W zakresie niepokreślonym w dokumentacji projektowej obowiązują:
 - Pracę Budowlaną oraz obowiązujące warunki techniczne,
 - ustawy i rozporządzenia,
 - Warunki Techniczne Wykonania i Odbioru Robót Budowlanych (wg ITB);
 - obowiązujące Normy (wg P.N.N.);
 - instrukcje i wytyczne producentów i dostawców materiałów budowlanych i instalacyjnych;
- Przed przystąpieniem do realizacji, w fazie wykonawczej, wszystkie wymiary należy sprawdzić na budowie;
- Oznaczenia elementów stolarki okiennej i drzwiowej wg zestawienia stolarki

RYSunEK ZAMIEIENNY Z DNIA 20.01.2017
Centrum Projektu EKO-INVEST Sp. z o.o
ul. Klemensa Janickiego 20B, 60-542 Poznań

Projektant Gł.: mgr inż. Małgorzata Roszkowska	numer uprawnień: SIW - 6/90/POL/0035/OWOS/05	podpis: SIW - 12/90
Projektant: mgr inż. Zdzisław Ściegaj	w spec. instalacyjno-technicznej	
projekt: Termomodernizacja budynków szpitalnych w Gołdapi		
obiekt: Budynki Główny Szpitala ul. Słoneczna 7, 19-500 Gołdap; dz. ewid. nr 671/11	sygnatura projektu: A/CBP/1401	
inwestor: Powiat Gołdapski ul. Krótka 1, 19-500 Gołdap	data: 12.2014	
tytuł rysunku: Rzut parteru - instalacja wody	skala: 1:100	
część rys.: baza:	forma arkusza: PB	numer rysunku: W-2
1/1	Sanitarna	650x297